


ガラス面 排水図 S=1:1
(A-A 断面図)

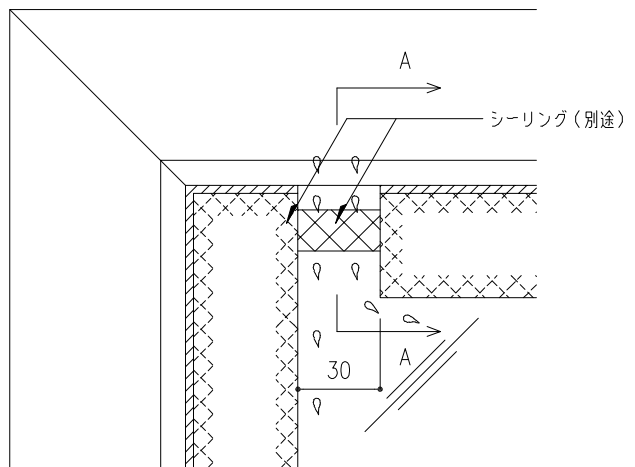

ガラス面・コーナー部平面図 S=1:2

機種 GF-	・小型蝶アンカー
--------	----------

工事名称	図面名	固定式トップライト ガラスフラット L方向断面詳細図					GF-	取付場所・数量	作図 年 月 日			受領 年 月 日	三菱ケミカルインフラテック株式会社	
		縮尺	1 2	製図	設計	検図	訂正・備考		△	図面番号	枚			
						・耐火仕様 ・断熱複層ガラス	△ △ △							