


ガラス面 排水図 S=1:1
(A-A 断面図)

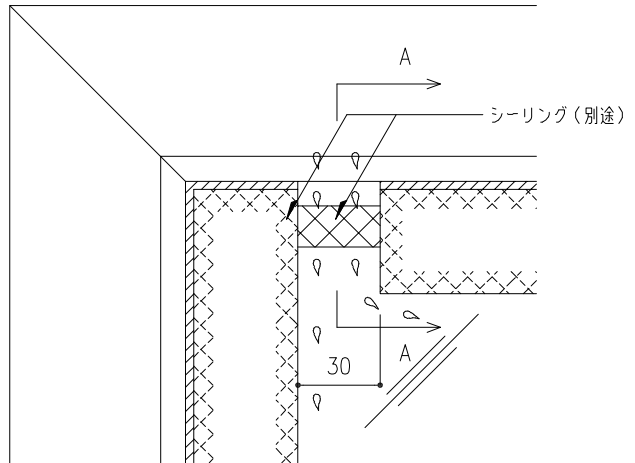

ガラス面・コーナー部平面図 S=1:2

工事名称	図面名	固定式トップライト ガラスフラット L方向断面詳細図					GF-	取付場所・数量	作図		年 月 日		受領	年 月 日		三菱ケミカルインフラテック株式会社
									訂正・備考	△						
	縮尺	1 2	製図		設計		検図		・耐火仕様 ・断熱複層ガラス	△				図面番号		