



ガラス面 排水図 S=1:1
(A-A断面図)

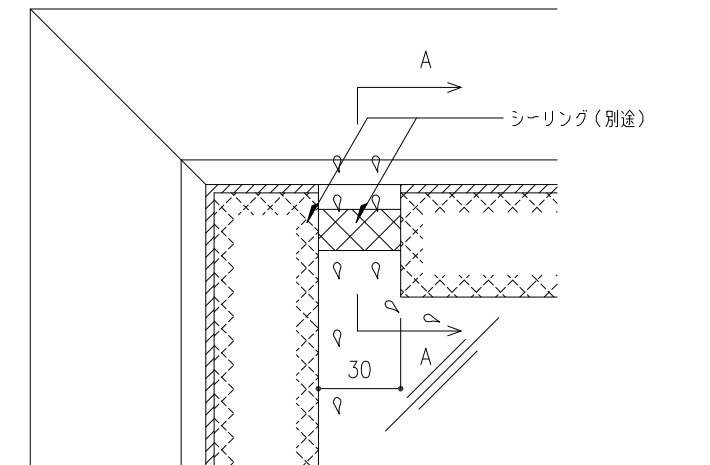

ガラス面・コーナー部平面図 S=1:2

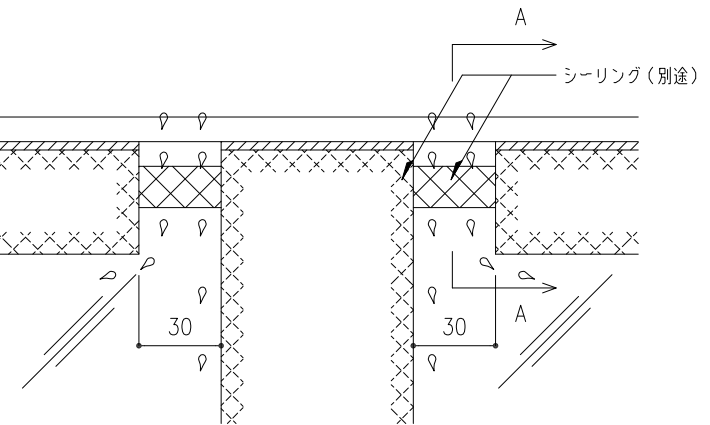

ガラス面・中棧部平面図 S=1:2

工事名称	図面名	固定式トップライト ガラスフラット高断熱タイプ L方向断面詳細図					GFDL-	取付場所・数量	作図 年 月 日			受領 年 月 日	三菱ケミカルインフラテック株式会社	
									訂正・備考 △				図面番号	
	縮尺	1 2	製図	設計	検図	△	△		△	△				
		・耐火仕様 ・断熱複層ガラス												